

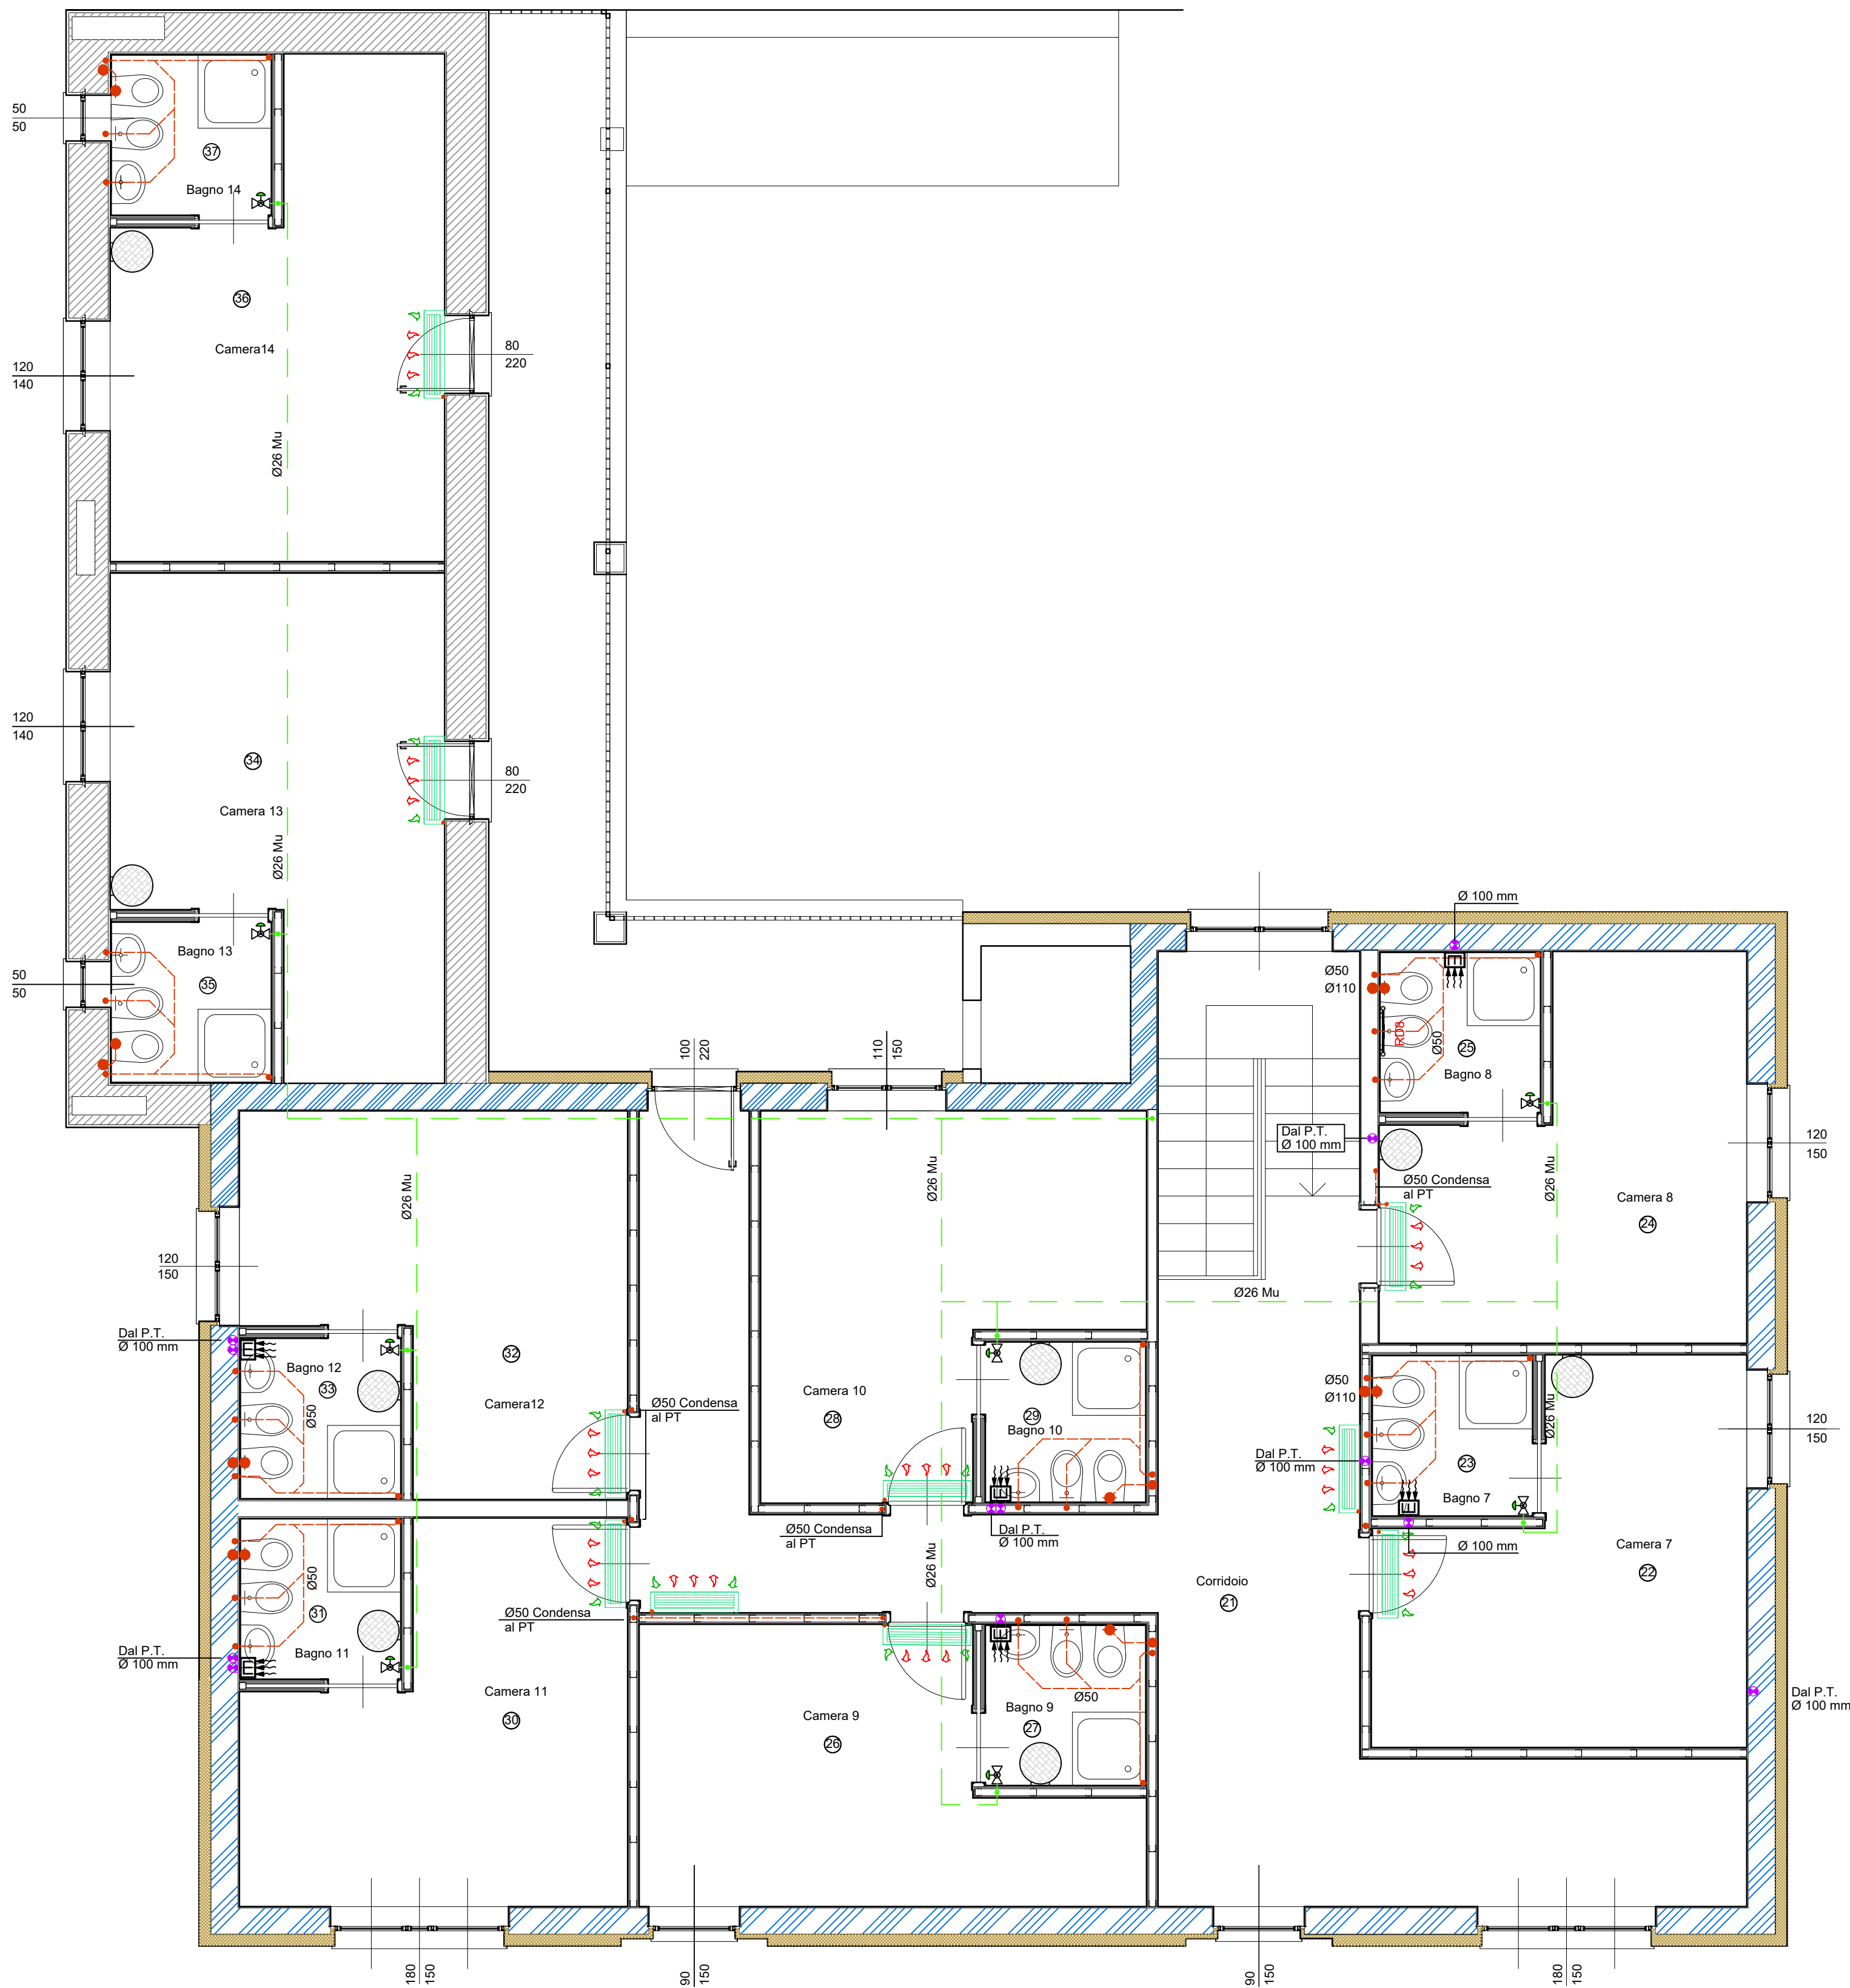


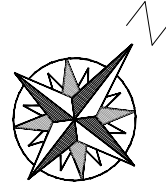


PIANTA PIANO PRIMO

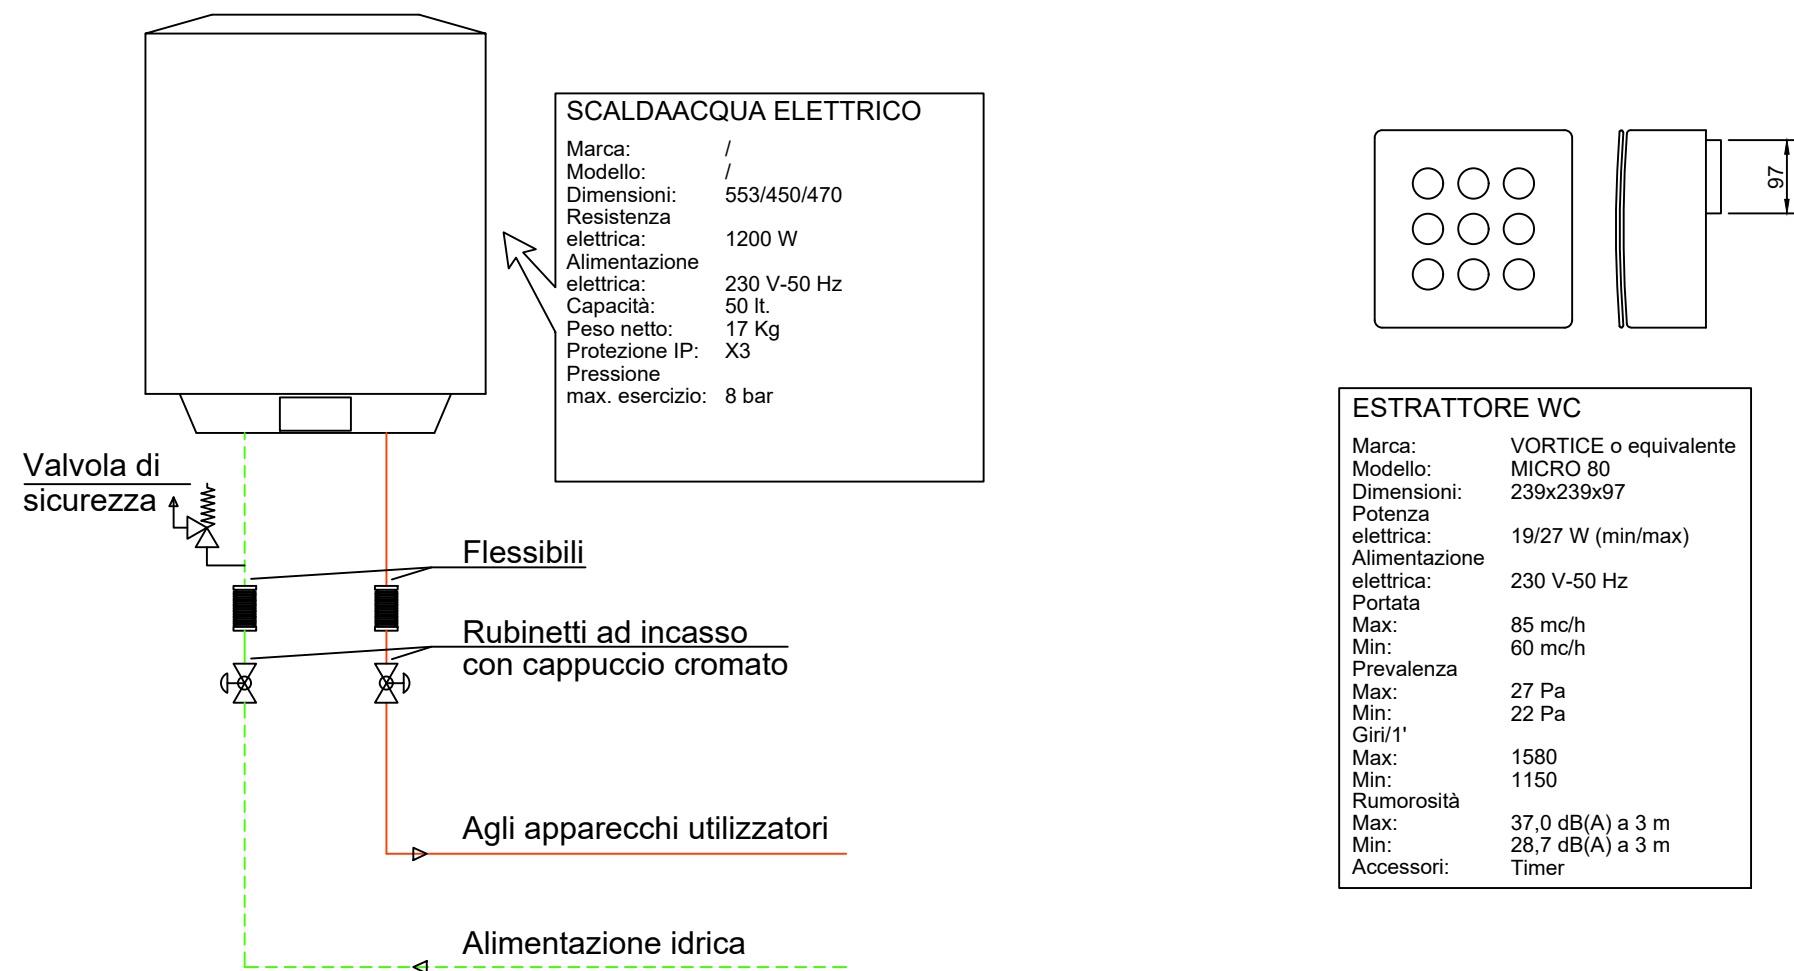

- TUBAZIONE IN POLIETILENE ALTA DENSITA' PER CONDOTTE DI SCARICO
Diametri come da planimetrie
- TUBAZIONE IN POLIETILENE ALTA DENSITA' PER VENTILAZIONE BAGNI CIECHI
Ø110 mm

PARTICOLARE SIFONE COLONNINA SCARICO CONDENSE

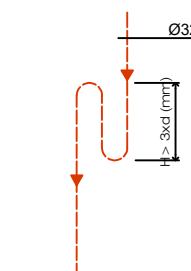

Data		Aggiornamento	
08/01/2026		Emissione	

Sergio BELLOCCHIO
perito industriale
PROGETTAZIONI E CONSULENZE TERMOTECNICHE

REGIONE FRIULI VENEZIA GIULIA
Provincia di Udine
Comune di Aquileia

COMMITTENTE: FONDAZIONE AQUILEIA
via Julia Augusta n. 2/a
33051 - Aquileia (UD)

OGGETTO: Progetto ristrutturazione dell'immobile
"EX CASERMA CARABINIERI"
CUP G38C24001480005

TAVOLA N.

L10-5

data
GENNAIO 2026
scala
1:50

Progetto impianti meccanici
Impianto idrico sanitario e scarichi
Planimetria piano PRIMO

Ubicazione: via Leicht n. 2
33051 - Aquileia (UD)

Progettista: per ind. Sergio Bellocchio
via R. D'Aronco n. 1/1 - 33100 (UD)
tel. +39 338 6633233

Il Committente

Il Progettista