


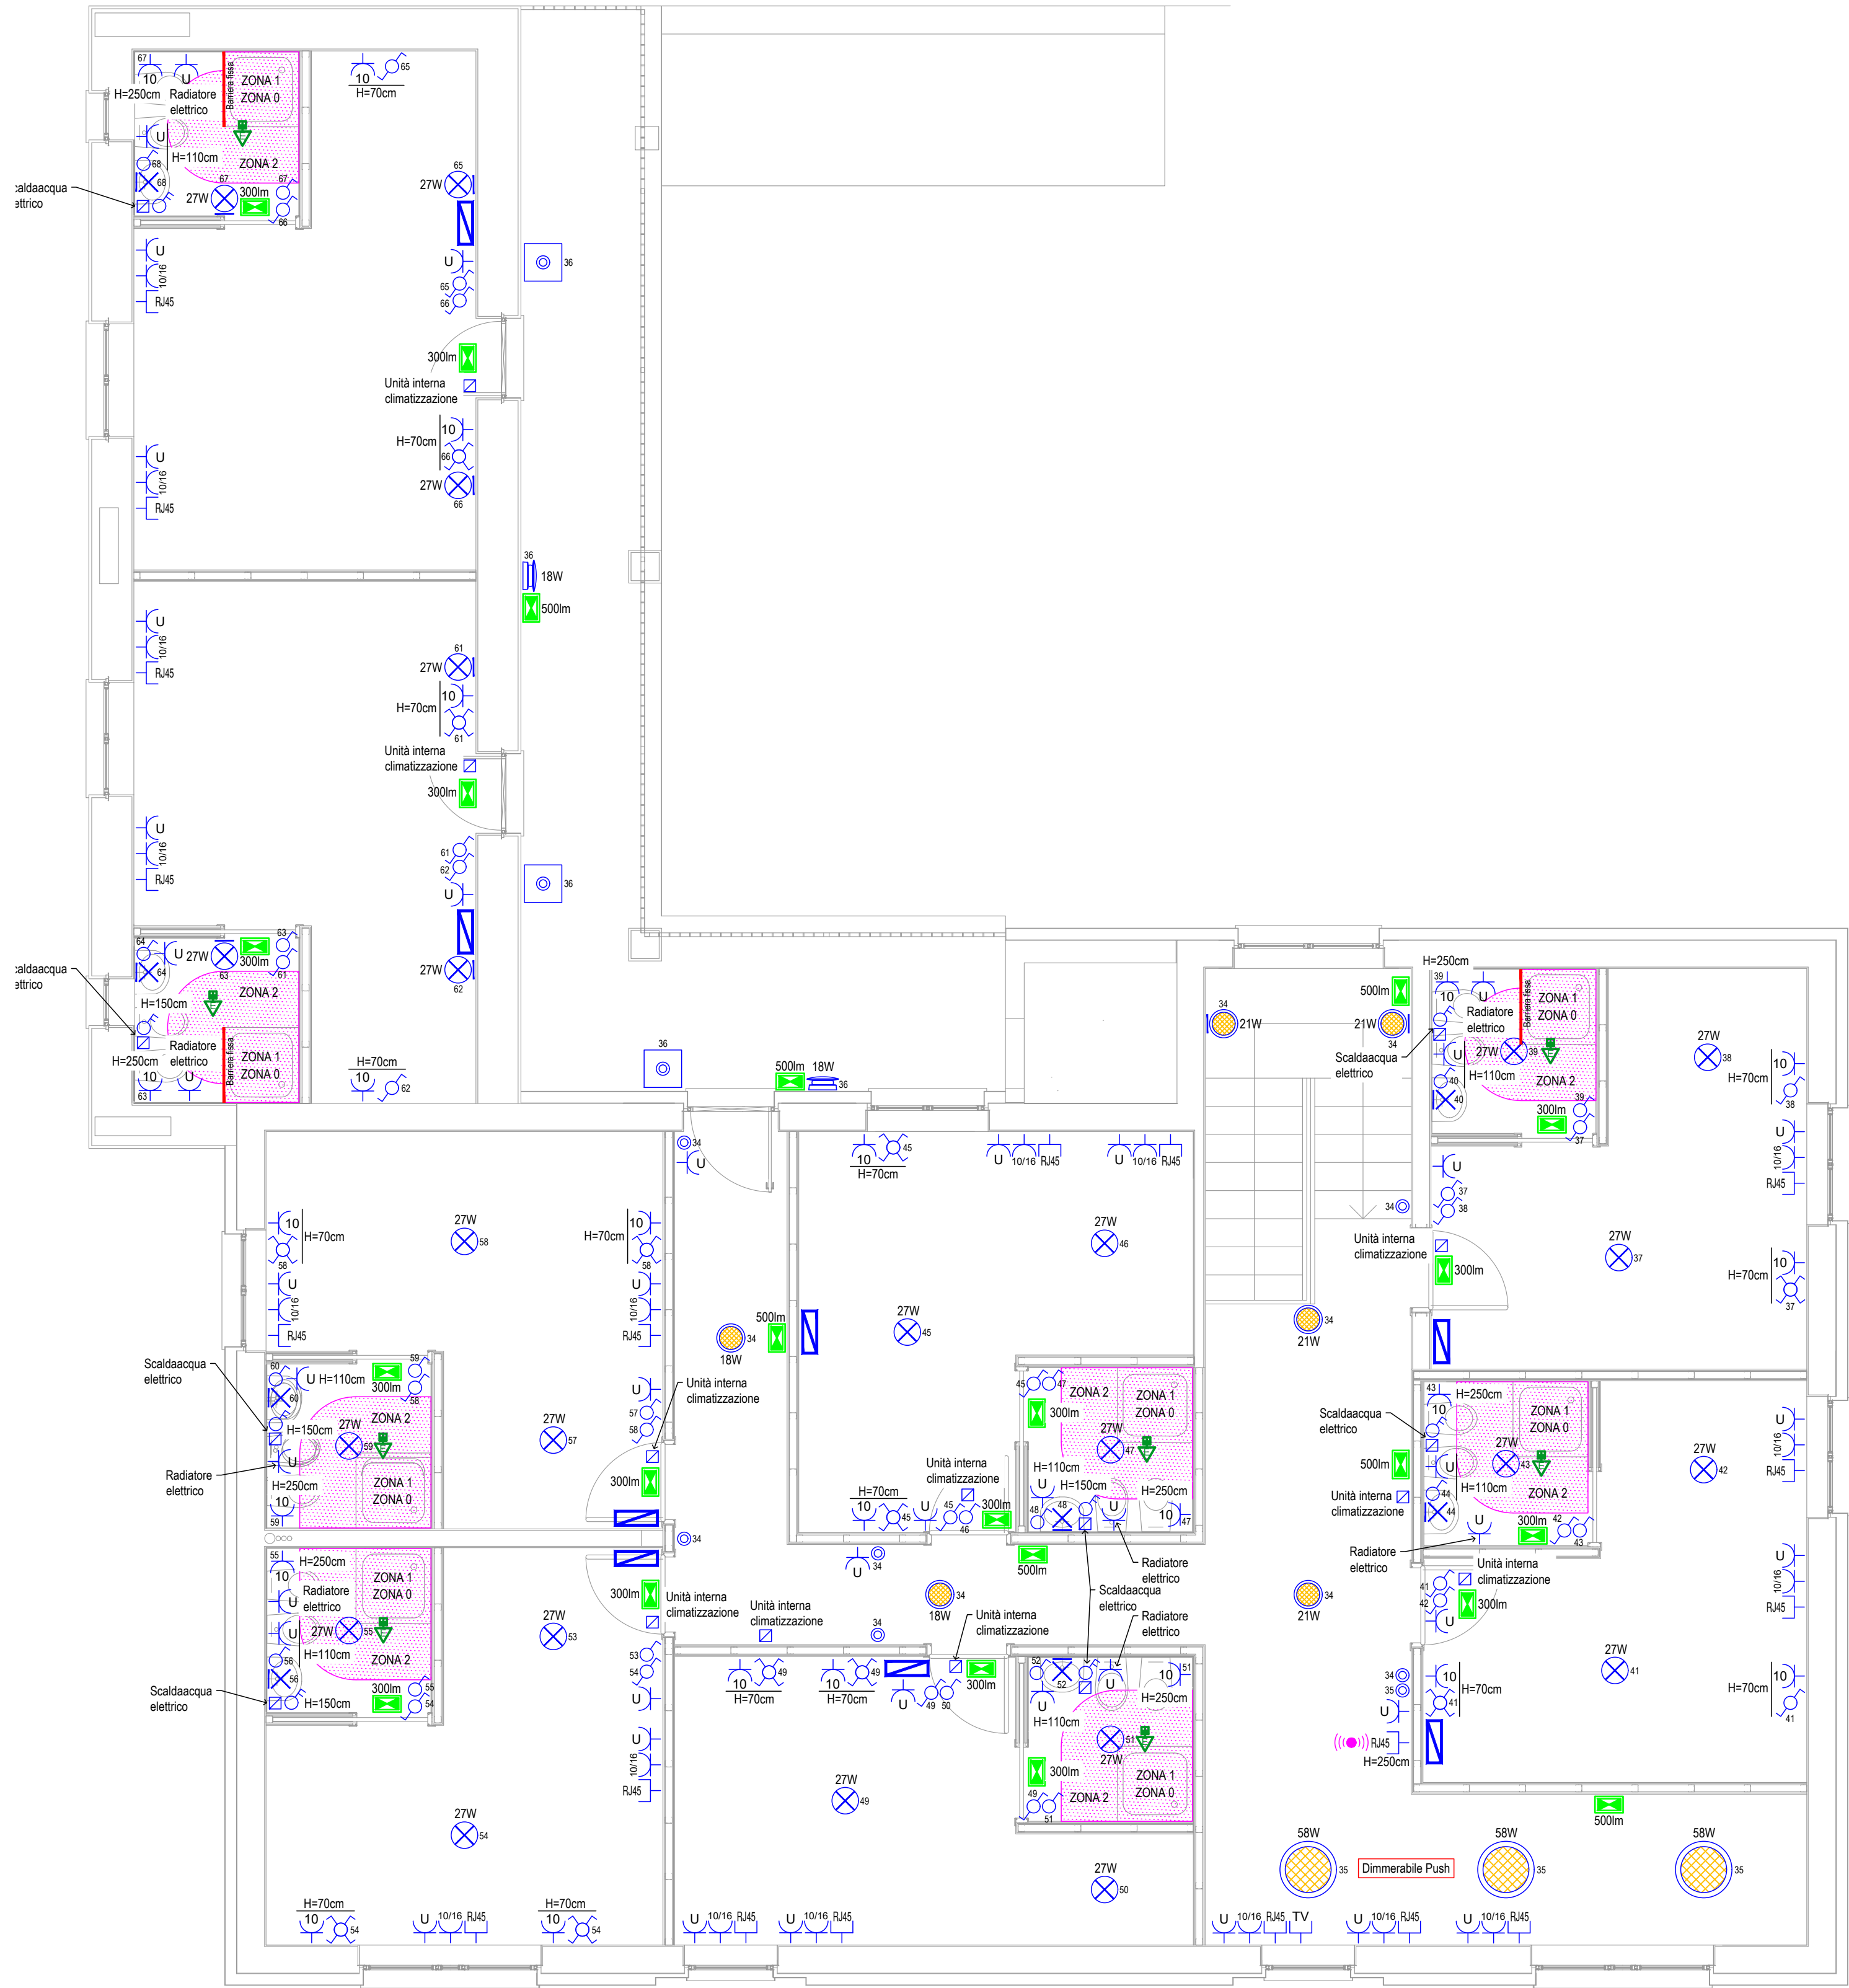

PIANTA PIANO PRIMO SCALA 1:50

LEGENDA SIMBOLI	
	Gruppo misura energia
	Quadro elettrico consegna energia
	Quadro elettrico
	Inverter 20kW trifase ibrido
	Presa 2x10A-T con alveoli protetti
	Presa bipasso 2x10/16A-T con alveoli protetti
	Presa universale 2x10/16A-T con alveoli protetti
	Presa telefono-dati
	Presa TV
	Presa HDMI
	Contenitore IP55
	Interruttore
	Interruttore bipolare
	Deviatore
	Invertitore
	Pulsante
	Pulsante a tirante
	Apparecchio a LED a plafone IP40 - 3000°K
	Apparecchio a LED a parete IP54 - 3000°K
	Apparecchio a LED a plafone IP54 - 3000°K
	Apparecchio a LED a parete IP54 - 3000°K
	Apparecchio a LED a plafone IP54 - 3000°K
	Apparecchio a LED a parete IP65 - 4000°K
	Proiettore a LED IP67 - 4000°K
	Lampada autonoma di emergenza - autonomia 1h
	Punto luce a parete
	Punto alimentazione utenza fissa
	Punto alimentazione utenza fissa con sezionatore
	Allarme ottico-acustico chiamata disabili
	Pulsante di sgancio a rottura di vetro
	Videocitofono
	Collegamento equipotenziale
	Dispersore verticale di terra in acciaio zincato
	Corda di rame nudo da 35 mmq
	Cavidotto interrato in PVC corrugato con conduttore di terra
	Cavidotto interrato in PVC corrugato - distribuzione telefonica/dati
	Cavidotto interrato in PVC corrugato
	Pozzetto senza fondo
	Access point wi-fi
	Quadro cablaggio strutturato

Revisione	Data	Note	
R M per. ind. ROBERTO MARTINIG Studio Elettrotecnico Via Pier Paolo Pasolini, 2/A - 33040 PRADAMANO (UD) Tel. 0432/631140 - e-mail: info@studiomartinig.it			
OGGETTO: Progetto esecutivo degli impianti elettrici inerente la ristrutturazione dell'immobile "Ex Caserma Carabinieri", sito in via Pier Silverio Leicht nel comune di Aquileia (UD). CUP G38C24001480005 PIANTA PIANO PRIMO		TAVOLA N°: 2E	
COMMITTENTE: FONDAZIONE AQUILEIA Via Giulia Augusta n°2/A 33051 Aquileia (UD)	FORMATO :	A1	PROGETTISTA: VERBA
	SCALA:	1 : 50	
	DATA:	Gennaio 2026	
	FILE:		
A termini di legge ci riserviamo la proprietà di questo documento con divieto di riprodurlo o di renderlo comunque noto a terzi senza la nostra autorizzazione.			