

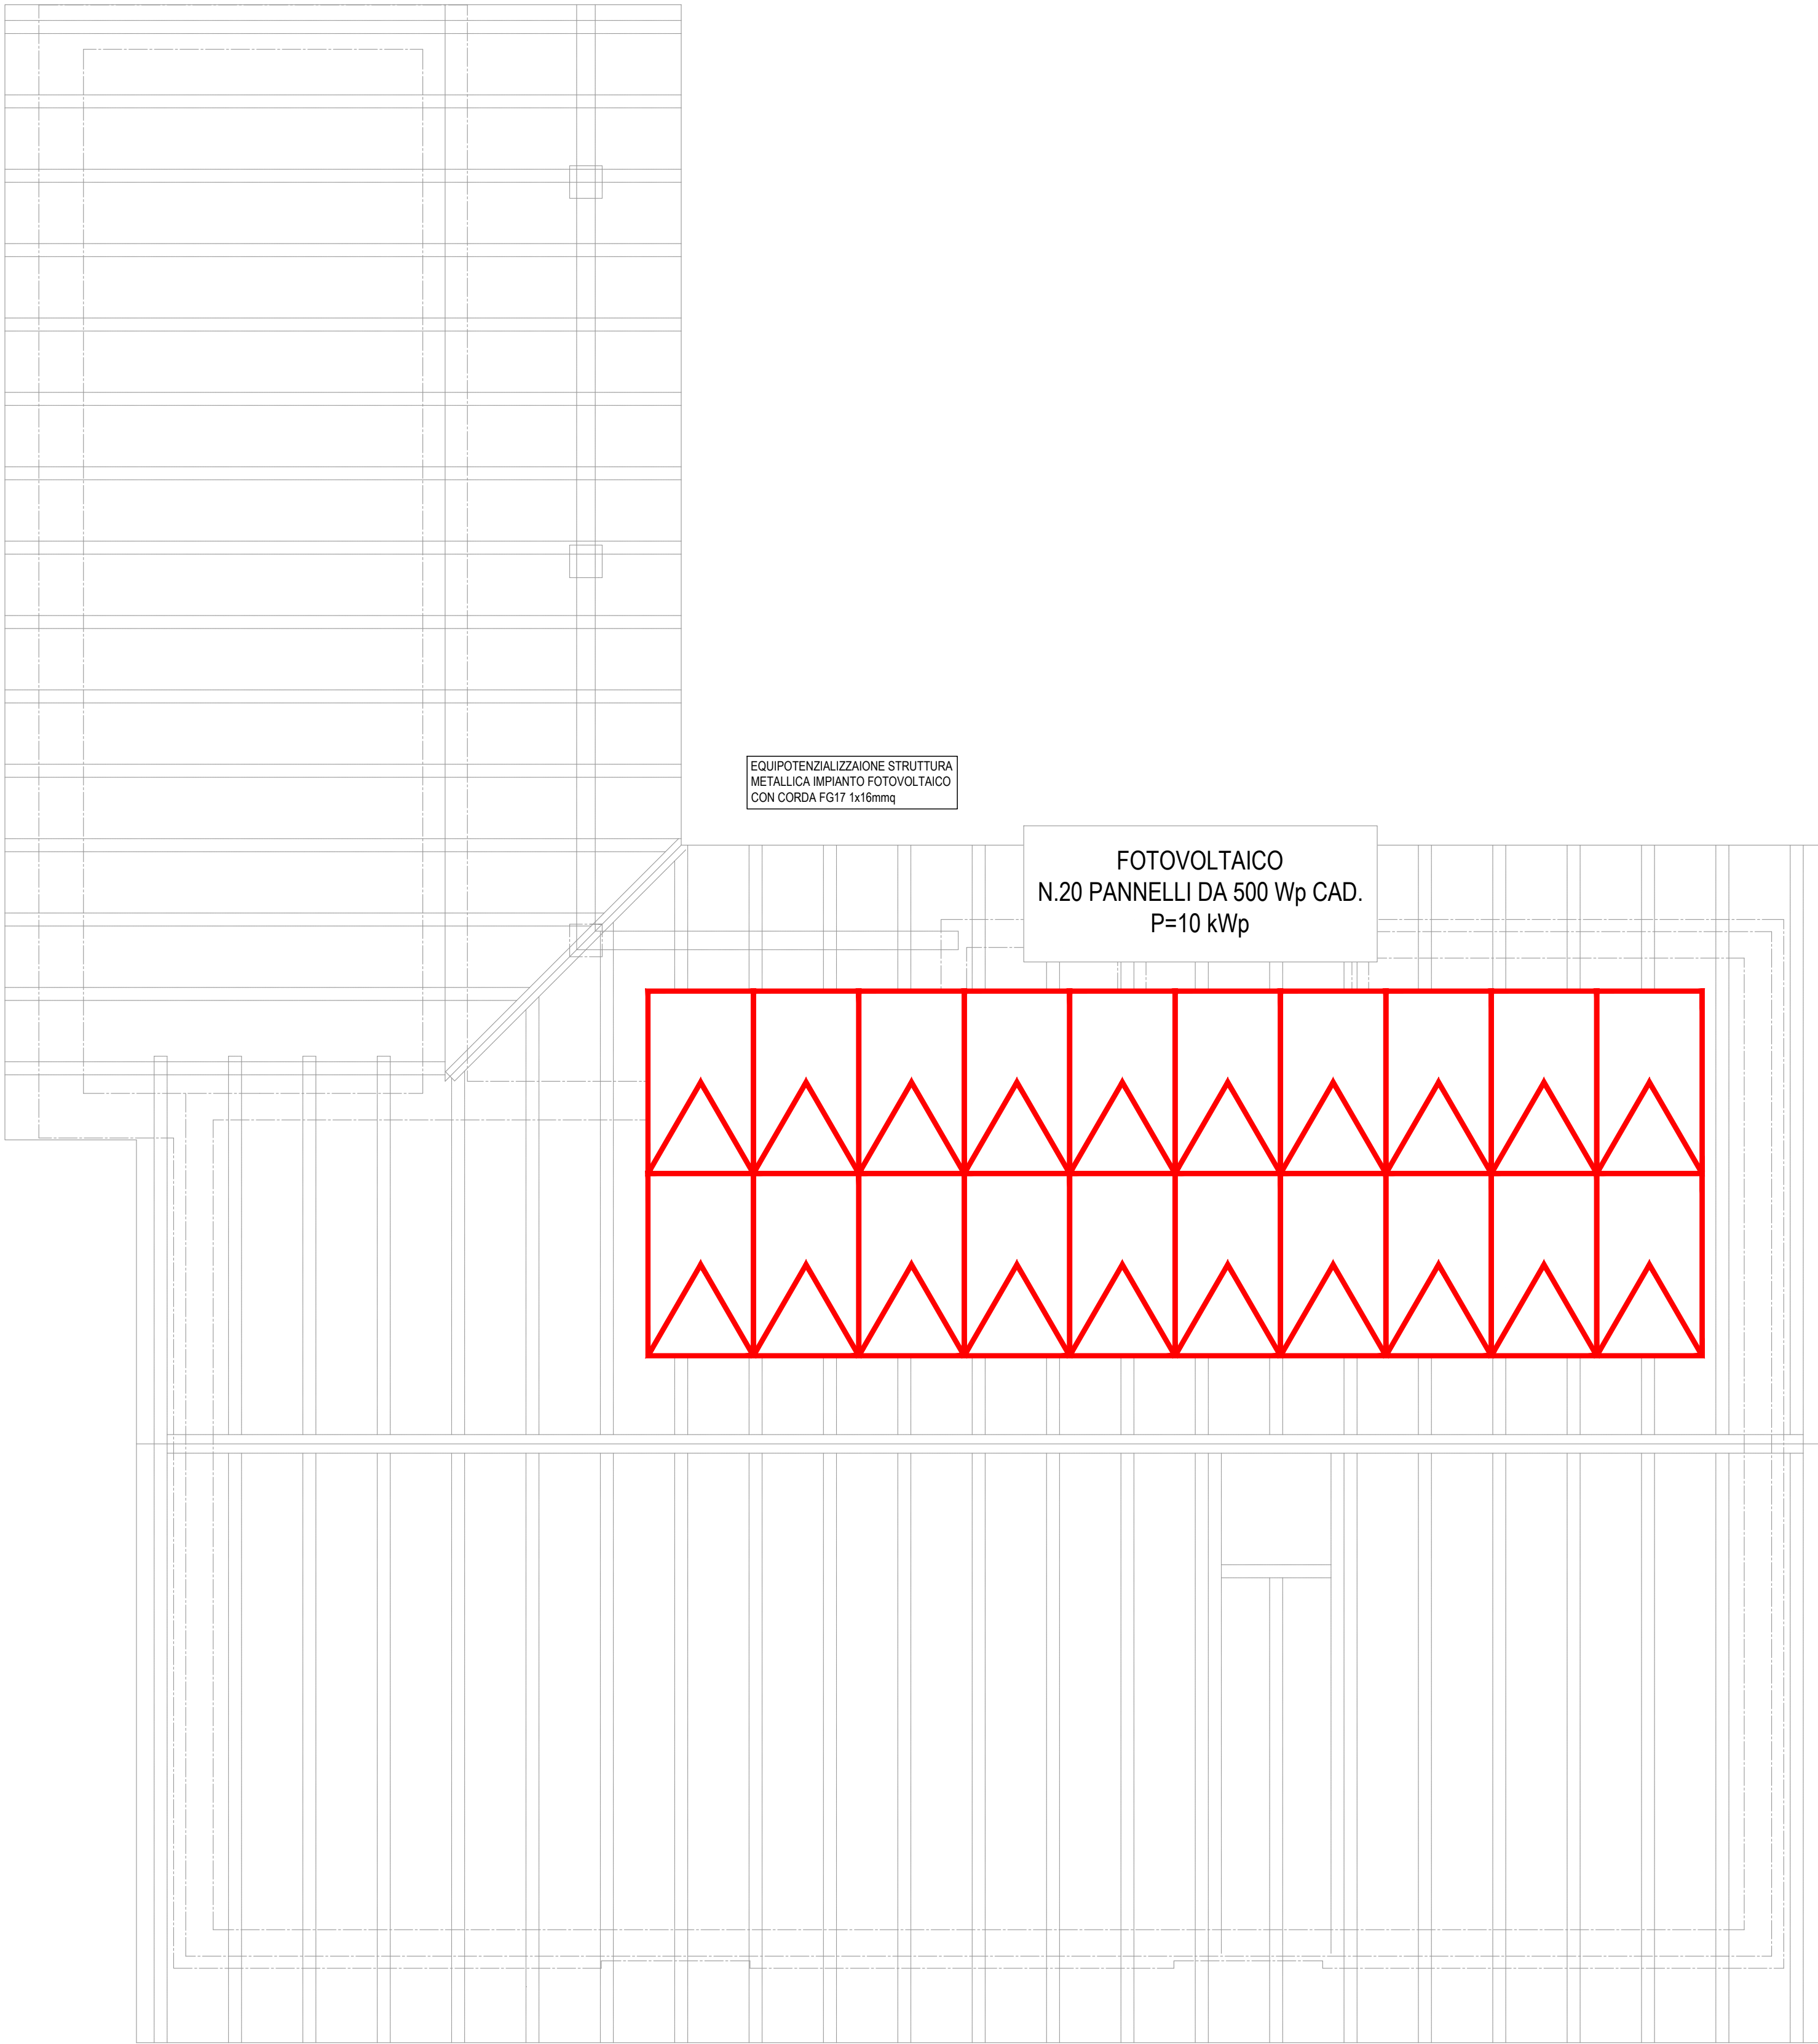


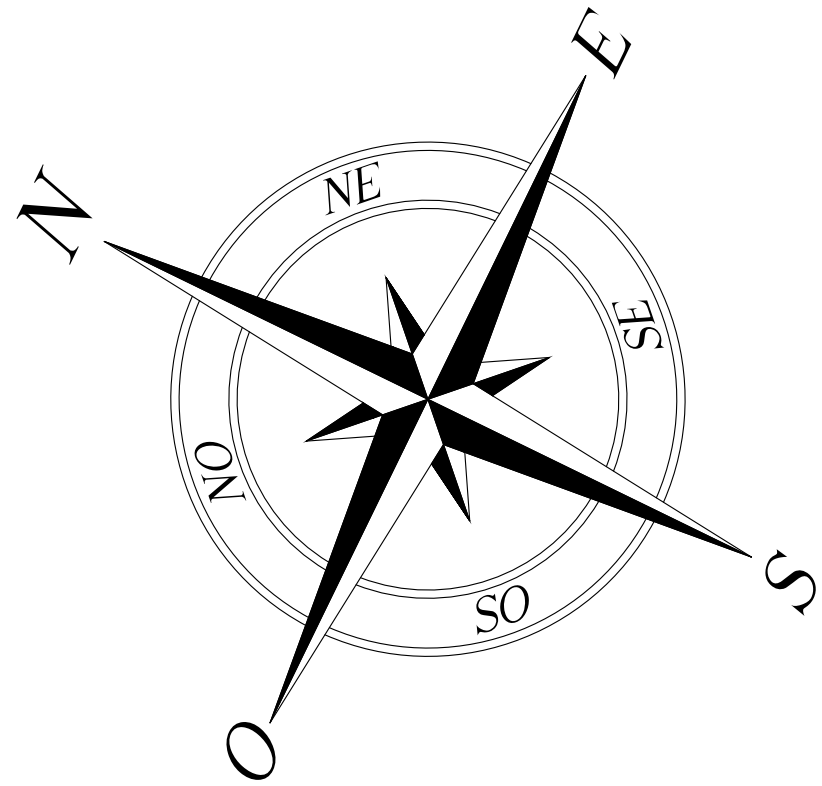

PIANTA COPERTURA SCALA 1:50

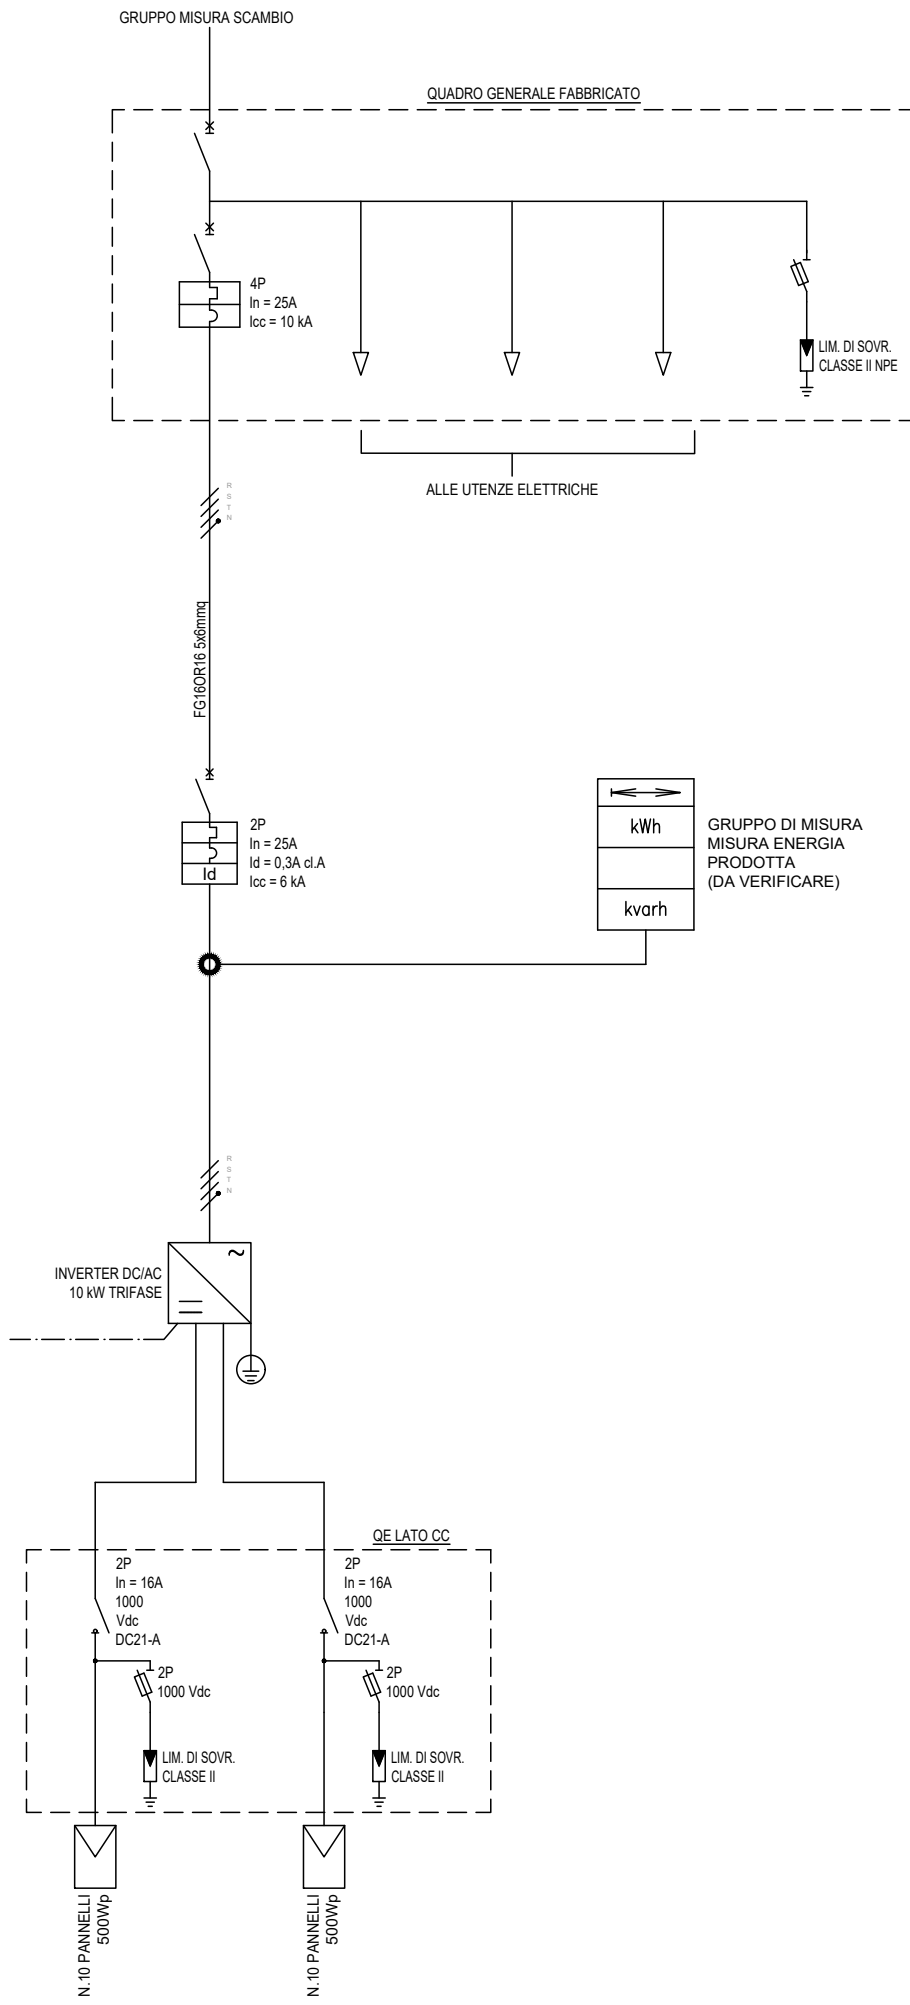

SCHEMA UNIFILARE FOTOVOLTAICO

|                                                                                                                                                                                                                                                          |           |                                                                                                                 |
|----------------------------------------------------------------------------------------------------------------------------------------------------------------------------------------------------------------------------------------------------------|-----------|-----------------------------------------------------------------------------------------------------------------|
| Revisione                                                                                                                                                                                                                                                | Data      | Note                                                                                                            |
| <div><div><div>R</div><div>M</div></div><div><div>per. ind. ROBERTO MARTINIG</div><div>Studio Elettrotecnico</div><div>Via Pier Paolo Pasolini, 2/A - 33040 PRADAMANO (UD)</div><div>Tel. 0432/631140 - e-mail: info@studiomartinig.it</div></div></div> |           |                                                                                                                 |
| OGGETTO: Progetto esecutivo degli impianti elettrici inerente la ristrutturazione dell'immobile "Ex Caserma Carabinieri", sito in via Pier Silverio Leicht nel comune di Aquileia (UD). CUP G38C24001480005<br>PIANTA PIANO COPERTURA                    |           | TAVOLA N°:<br><div>3E</div>                                                                                     |
| COMMITTENTE:<br><br>FONDAZIONE AQUILEIA<br>Via Giulia Augusta n°2/A<br>33051 Aquileia (UD)                                                                                                                                                               | FORMATO : | A1                                                                                                              |
|                                                                                                                                                                                                                                                          | SCALA:    | 1 : 50                                                                                                          |
|                                                                                                                                                                                                                                                          | DATA:     | Gennaio 2026                                                                                                    |
|                                                                                                                                                                                                                                                          | FILE:     |                                                                                                                 |
| A termini di legge ci riserviamo la proprietà di questo documento con divieto di riprodurlo o di renderlo comunque noto a terzi senza la nostra autorizzazione.                                                                                          |           | PROGETTISTA:<br><div><div>per. ind. ROBERTO MARTINIG</div><div>N° 2594</div><div>PROVINCIA DI UDINE</div></div> |